



PLANTA BAIXA
ESCALA: 1:100

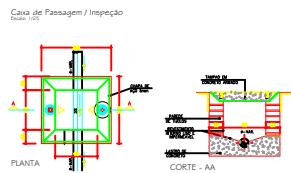

PLANTA


CORTE - AA

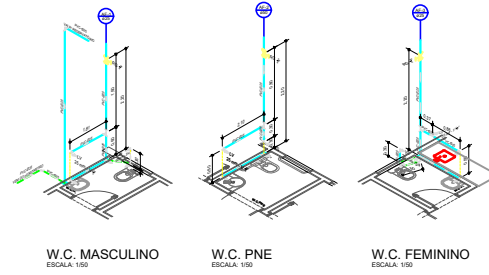


W.C. MASCULINO
ESCALA: 1:50

W.C. PNE
ESCALA: 1:50

W.C. FEMININO
ESCALA: 1:50

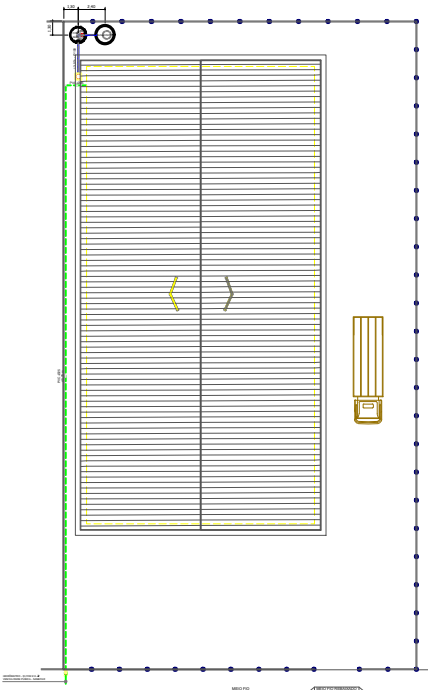


IMPLANTAÇÃO - HIDRO-SANITÁRIO
ESCALA: 1:50

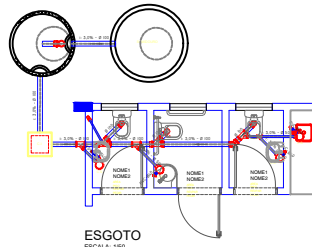


ESGOTO
ESCALA: 1:50

NOTA:
- OS PROJETOS DEVEM SER ADAPTADOS TENDENTEMENTE CONFORME AS NECESSIDADES MANUAIS PARA A EDUA FA BOM ABASTECIMENTO PÚBLICO MUNICIPAL.
- CASO SEJA NECESSÁRIO A LUBRIFICAÇÃO DE PNEUS DE CAMIÃO E AUTOMÓVEL, DEVE FICAR A CARRO DO PNEU BOMBADEIRO.
- REVISAR O PROJETO ANTERIORMENTE COM O PRECISO DETENTOR, ANTES DE CONCRETIZÁ-LO PARA SE GARANTIR PARA AS TUBULAÇÕES DENTRO DOS LIMITES ESTABELECIDOS PARA AS TUBULAÇÕES.
- MANUTENÇÃO, INSPEÇÃO E OPERAÇÃO DEBEM TER PLANO DE MANUTENÇÃO.

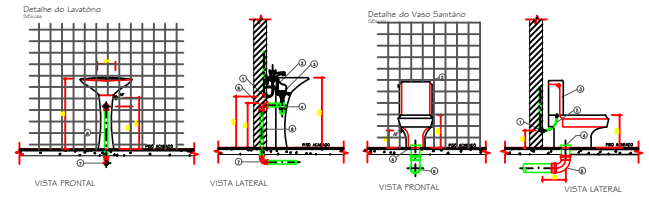


LEGENDA

NOTA: 1- O PROJETO DEVE SER ADAPTADO TENDENTEMENTE CONFORME AS NECESSIDADES MANUAIS PARA A EDUA FA BOM ABASTECIMENTO PÚBLICO MUNICIPAL.
- CASO SEJA NECESSÁRIO A LUBRIFICAÇÃO DE PNEUS DE CAMIÃO E AUTOMÓVEL, DEVE FICAR A CARRO DO PNEU BOMBADEIRO.
- REVISAR O PROJETO ANTERIORMENTE COM O PRECISO DETENTOR, ANTES DE CONCRETIZÁ-LO PARA SE GARANTIR PARA AS TUBULAÇÕES DENTRO DOS LIMITES ESTABELECIDOS PARA AS TUBULAÇÕES.
- MANUTENÇÃO, INSPEÇÃO E OPERAÇÃO DEBEM TER PLANO DE MANUTENÇÃO.

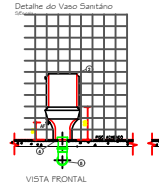


LEGENDA


NOTA: 1- O PROJETO DEVE SER ADAPTADO TENDENTEMENTE CONFORME AS NECESSIDADES MANUAIS PARA A EDUA FA BOM ABASTECIMENTO PÚBLICO MUNICIPAL.
- CASO SEJA NECESSÁRIO A LUBRIFICAÇÃO DE PNEUS DE CAMIÃO E AUTOMÓVEL, DEVE FICAR A CARRO DO PNEU BOMBADEIRO.
- REVISAR O PROJETO ANTERIORMENTE COM O PRECISO DETENTOR, ANTES DE CONCRETIZÁ-LO PARA SE GARANTIR PARA AS TUBULAÇÕES DENTRO DOS LIMITES ESTABELECIDOS PARA AS TUBULAÇÕES.
- MANUTENÇÃO, INSPEÇÃO E OPERAÇÃO DEBEM TER PLANO DE MANUTENÇÃO.

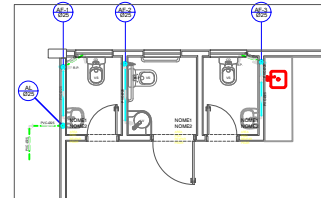

HIDRÁULICO
ESCALA: 1:50

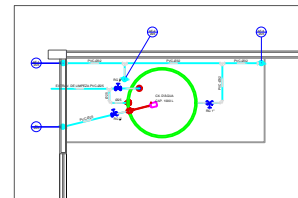

HIDRÁULICO - ABASTECIMENTO
ESCALA: 1:50

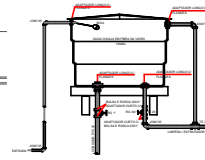

DET. CAIXA D'ÁGUA
SEM ESCALA

LEGENDA		LEGENDA DAS INDICAÇÕES	
HIDRÁULICO	RE	RE	REBECADOR
REGISTRO GAVETA - RG	LV	LV	LAVATÓRIO
VÁLVULA DE DESCARGA CIVIC SOLDÁVEL - VD	PA	PA	PA DE COZINHA
	BS	BS	REGISTRO DE GAVETA
	TA	TA	TANQUE DE LAVAR
	TR	TR	TORNEIRA DE JARDIM
	VO	VO	VÁLVULA DE DESCARGA
	VS	VS	VASO SANITÁRIO

LEGENDA	
CAPIÇÃO DE ÁGUA PLUVIAL	CAIXA DE INDICAÇÃO ESGOTO
CAIXA DE PASSAGEM	CAIXA DE UGUEIRA
CAIXA BIFONADA	REBECADOR
LAVATÓRIO DE USO GERAL	MIXTÓRIO - DN 60mm
PA DE COZINHA RESIDENCIAL COM SERVO 80mm	RAMAS DE VENTILAÇÃO
TANQUE DE LAVAR DN 80mm	CURVA 90 GRÁUS - COLUNA
JÔEHO 45	JUNÇÃO SIMPLES
VASO SANITÁRIO COM JOP	TE 45

PROJETO: HIDROSANITÁRIO

OBJETO: REDE DE ÁGUA E ESGOTO	FOLHA: 01 / 01
OBRA: CONSTRUÇÃO DE UM BARRACÃO PARA EVENTOS E EXPOSIÇÃO	
PROP.: PREFEITURA MUNICIPAL DE JUNDIAÍ DO SUL / PR CNPJ: 16.458.062/0004	
LOCAL: ÁREA DA MATRÍCULA 14.475 (CENTRO DE EVENTOS), BN, CENTRO JUNDIAÍ DO SUL/PR	
PROJETO: ALEXANDRE DOS SANTOS	EXECUÇÃO:
PREFATORIO: PREFEITURA MUNICIPAL DE JUNDIAÍ DO SUL / PR	EMPRESA: AL CUMPLEYR ARLAUSTO ORTIZ DE ZE
DATA: 27 DE MARÇO DE 2020	ÁREAS:
ÁREA DO TERRENO: 48.400,00m ²	ÁREA TOTAL A CONSTRUIR: 800,00m ²
APROVAÇÕES:	